

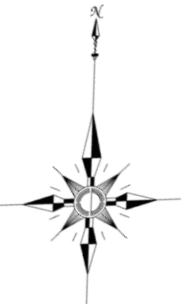


5 5

平面図(2)
8-21

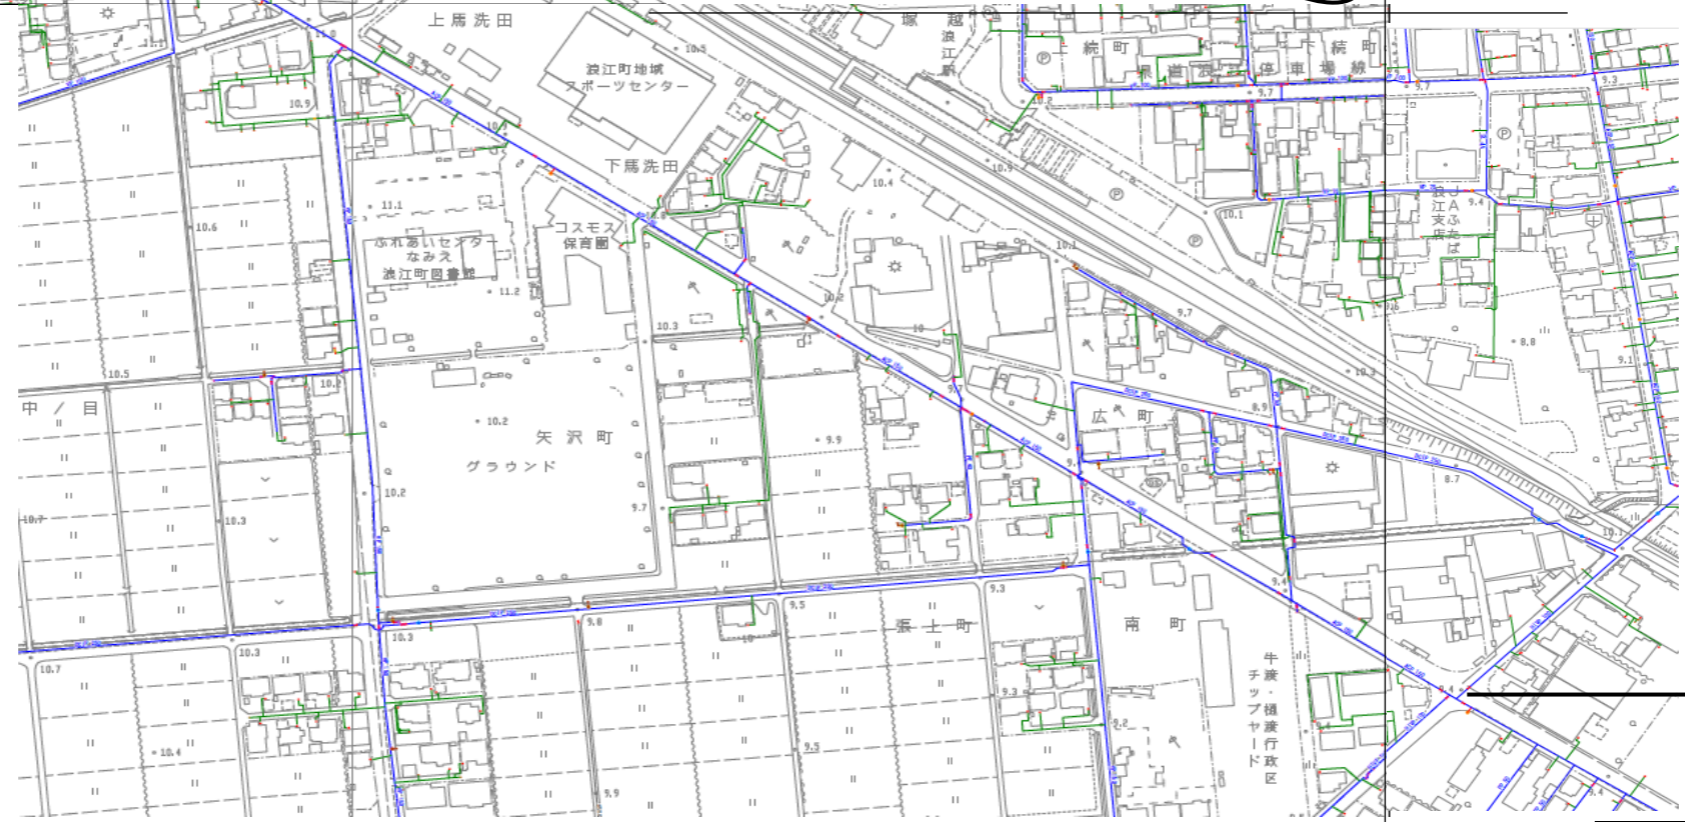

案内図

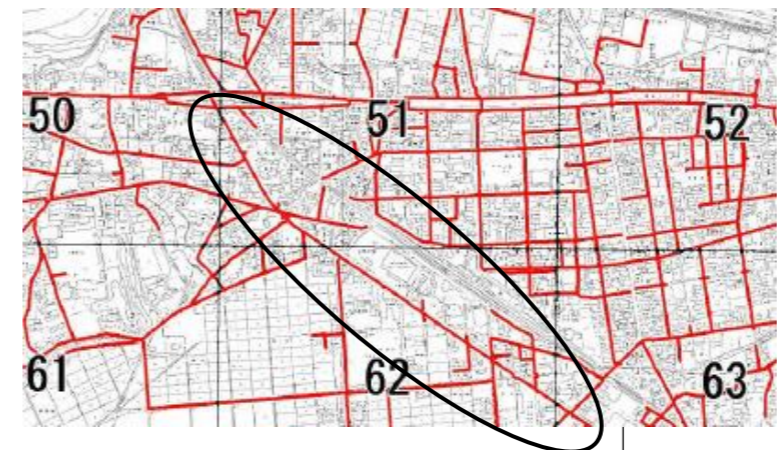

新設	HPPE	φ150mm	L=1060m	19基	27か所
新設	仕切弁	φ150mm		1基	
新設	排泥弁	φ50mm		1基	
新設	空気弁	φ25mm		1基	
新設	消火栓	φ75mm		5基	
				給水取替え	

撤去	ACP	φ150mm	L=1060m	19基	
仮設管あり		町道	L=1060m	1基	
撤去	仕切弁	φ150mm		1基	
撤去	排泥弁	φ50mm		1基	
撤去	空気弁	φ75mm		1基	
撤去	消火栓	φ75mm		5基	

62

63

年度	令和5年度		
工事場所	浪江町樋渡 他		
工事名	浪江町ACP配水管布設替工事 C地区 (その1)		
図名	案内図・平面図(2) 8-21		
縮尺	FREE	図面番号	3/9