 
 

[illegible]




承 取 引 票	受領日	提出日	場所	用途	履 歴	1	日付	内容	1	日付	内容	備 考	工事名称 浪江町役場庁舎 Z E B 改修事業			図面番号
						2			5							
	提出日	場所	区域	3				7					図面名称 空調換気設備 3 階平面図 (照明設備)	図面縮尺 A1:1/100 A3:1/200	製作番号 交付	
				4				8								




[illegible]

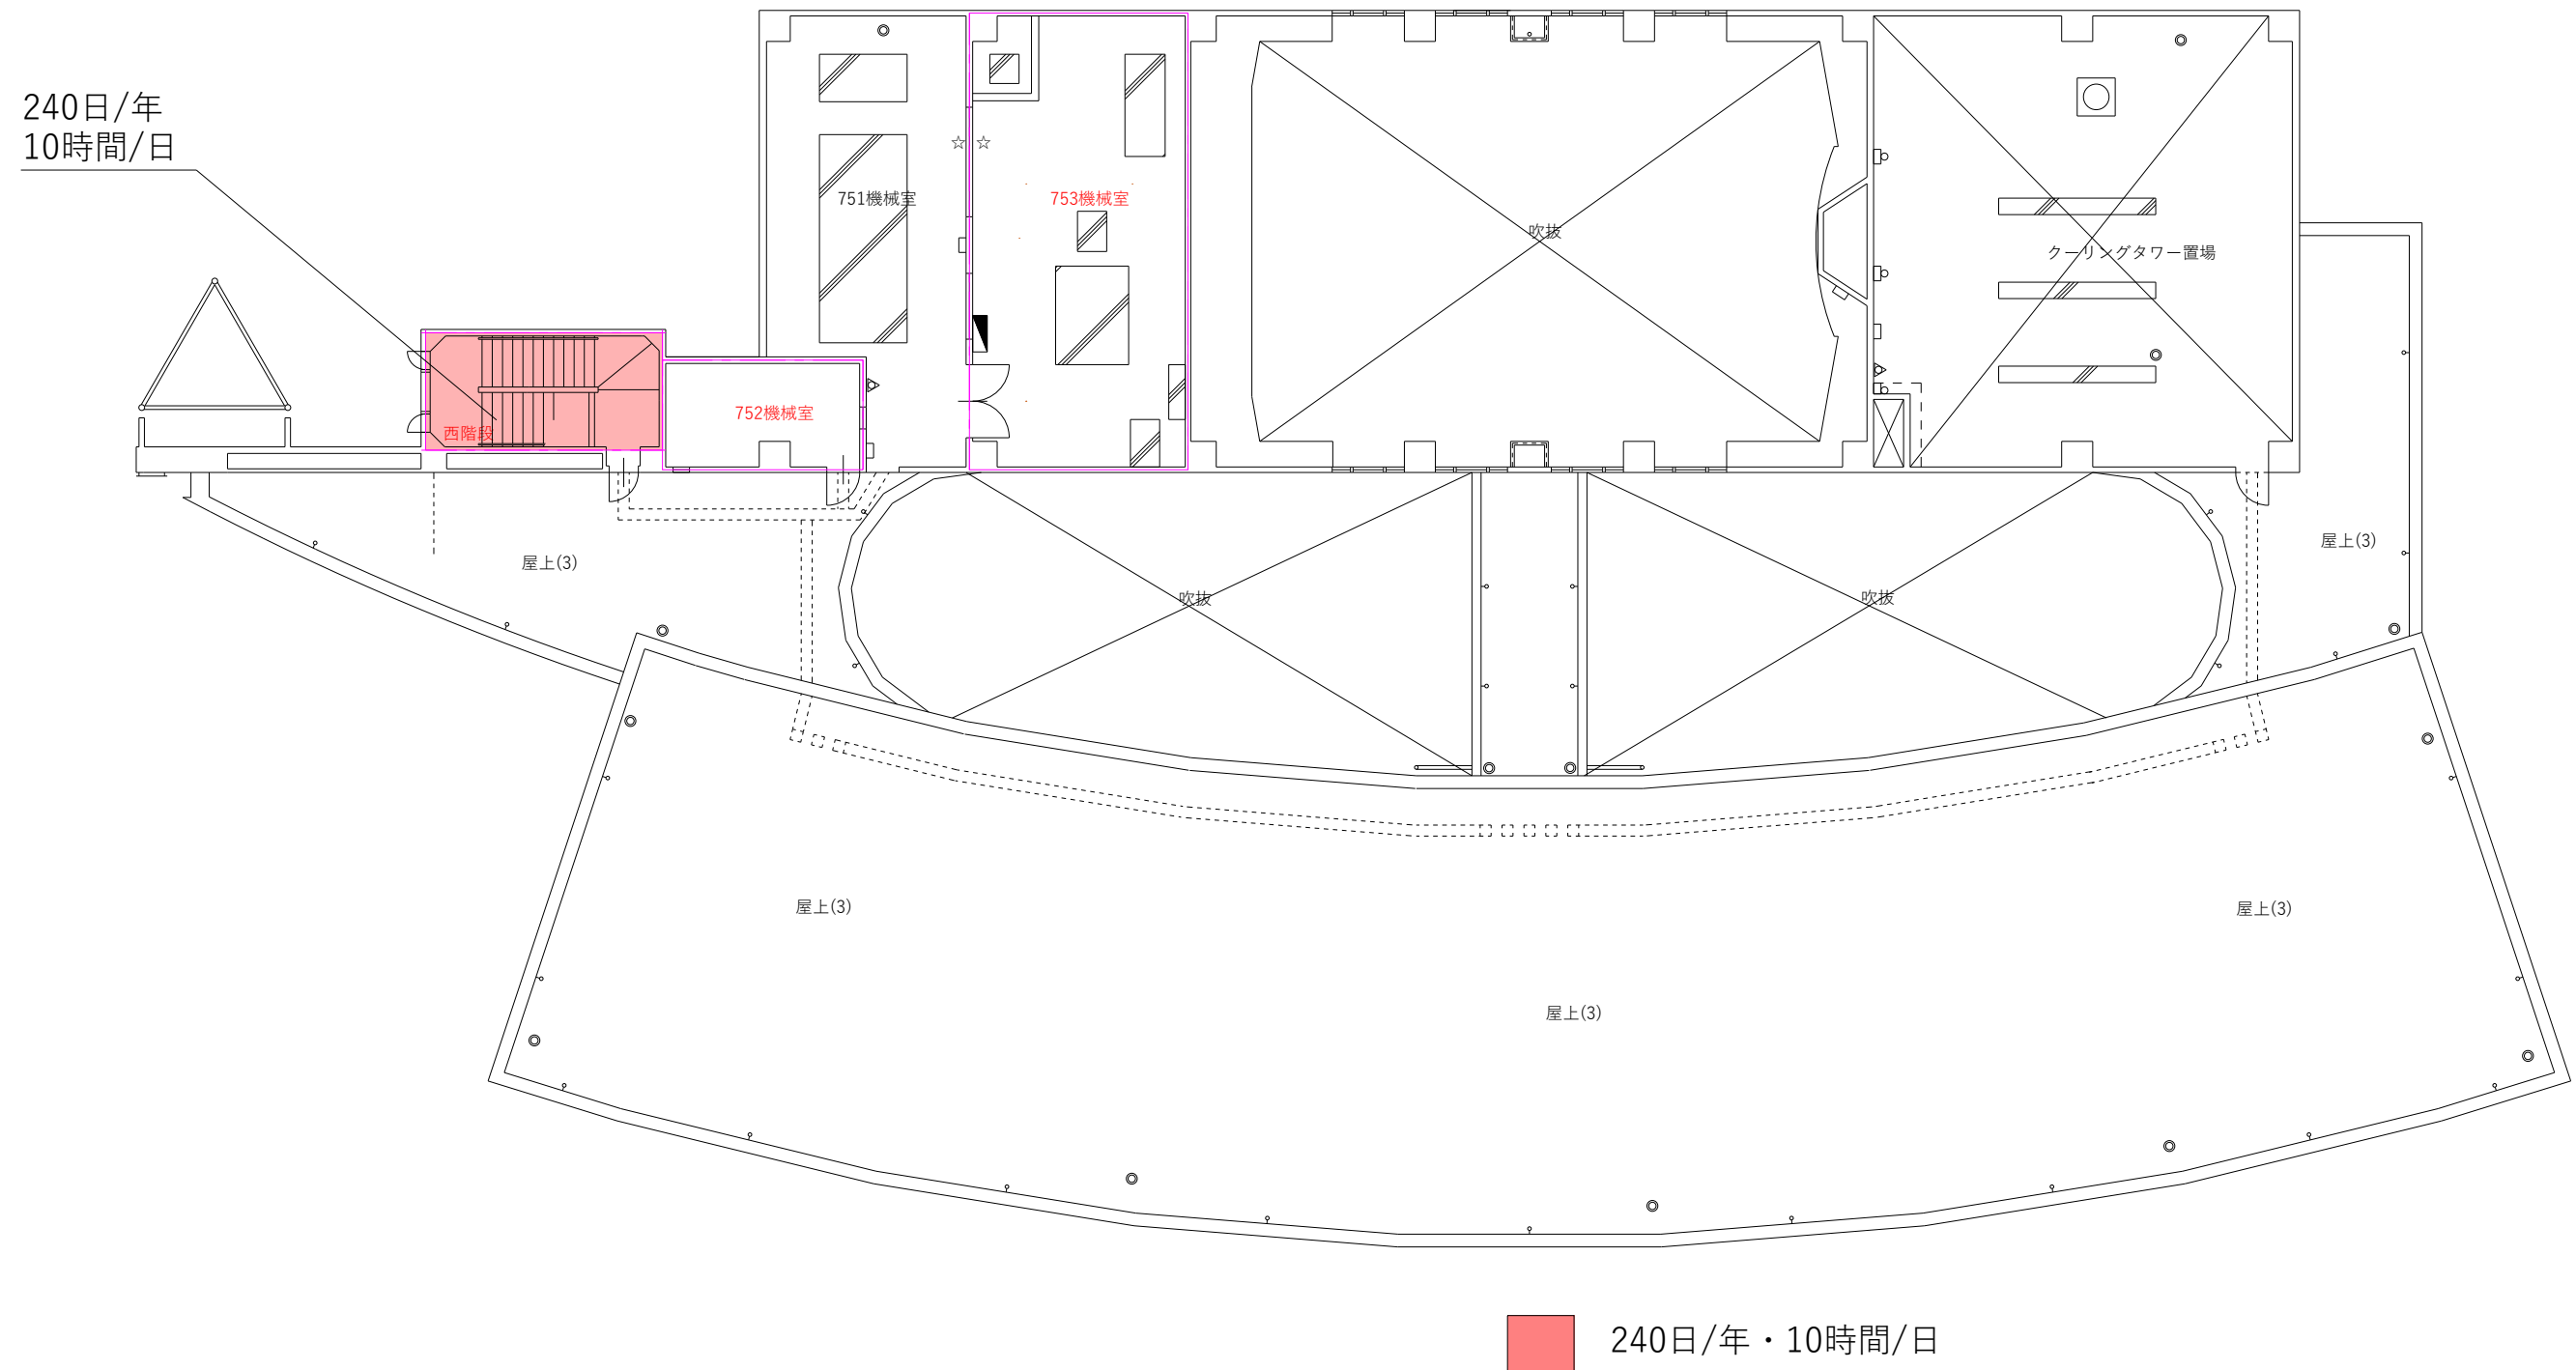

照明 稼働時間（車庫・倉庫棟）

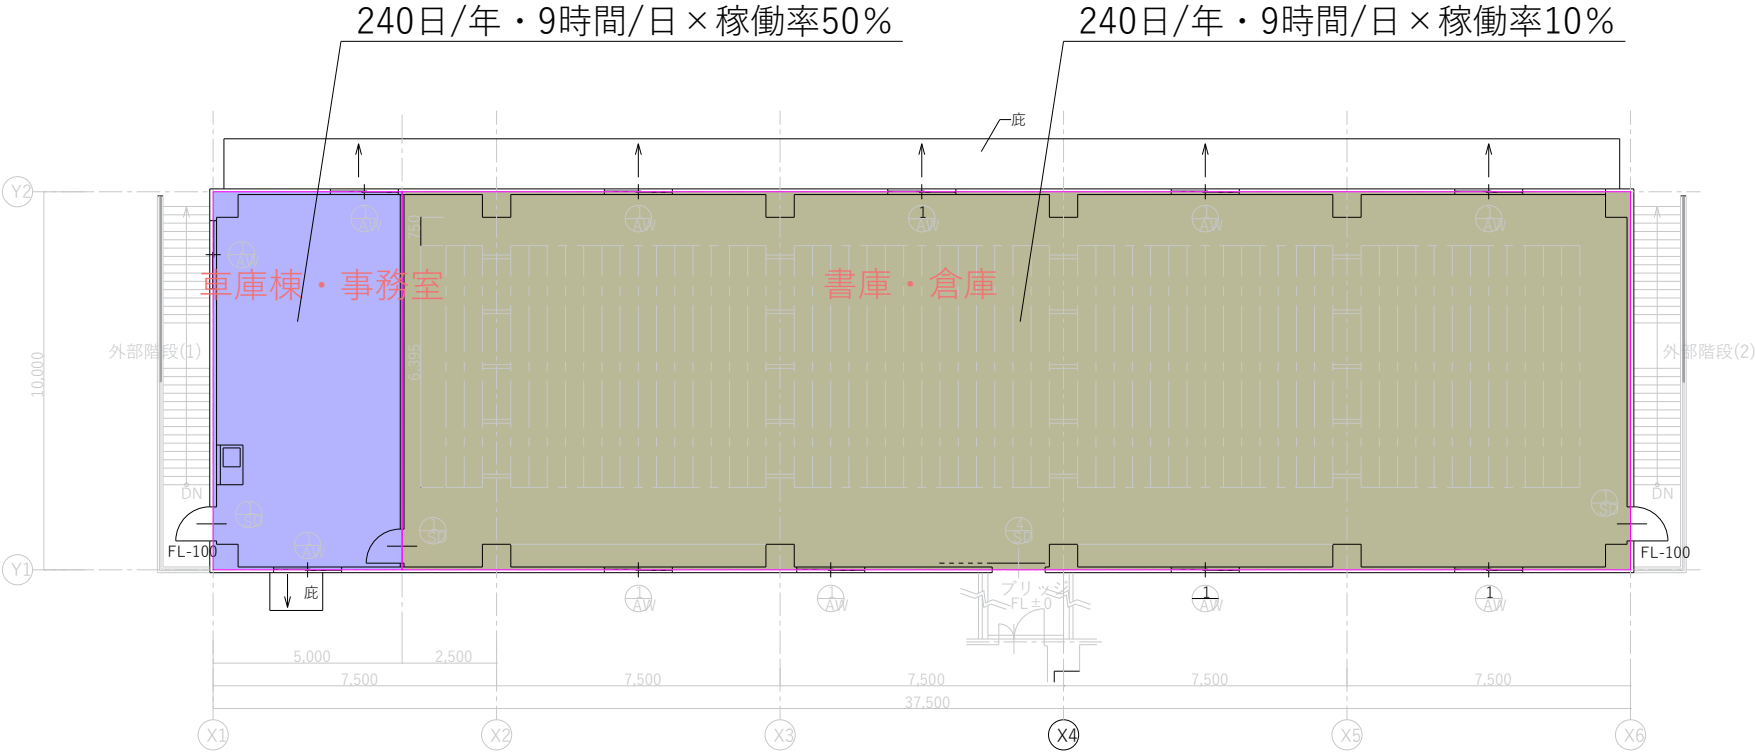


2 階平面図 1/100
2FL=1FL+5490

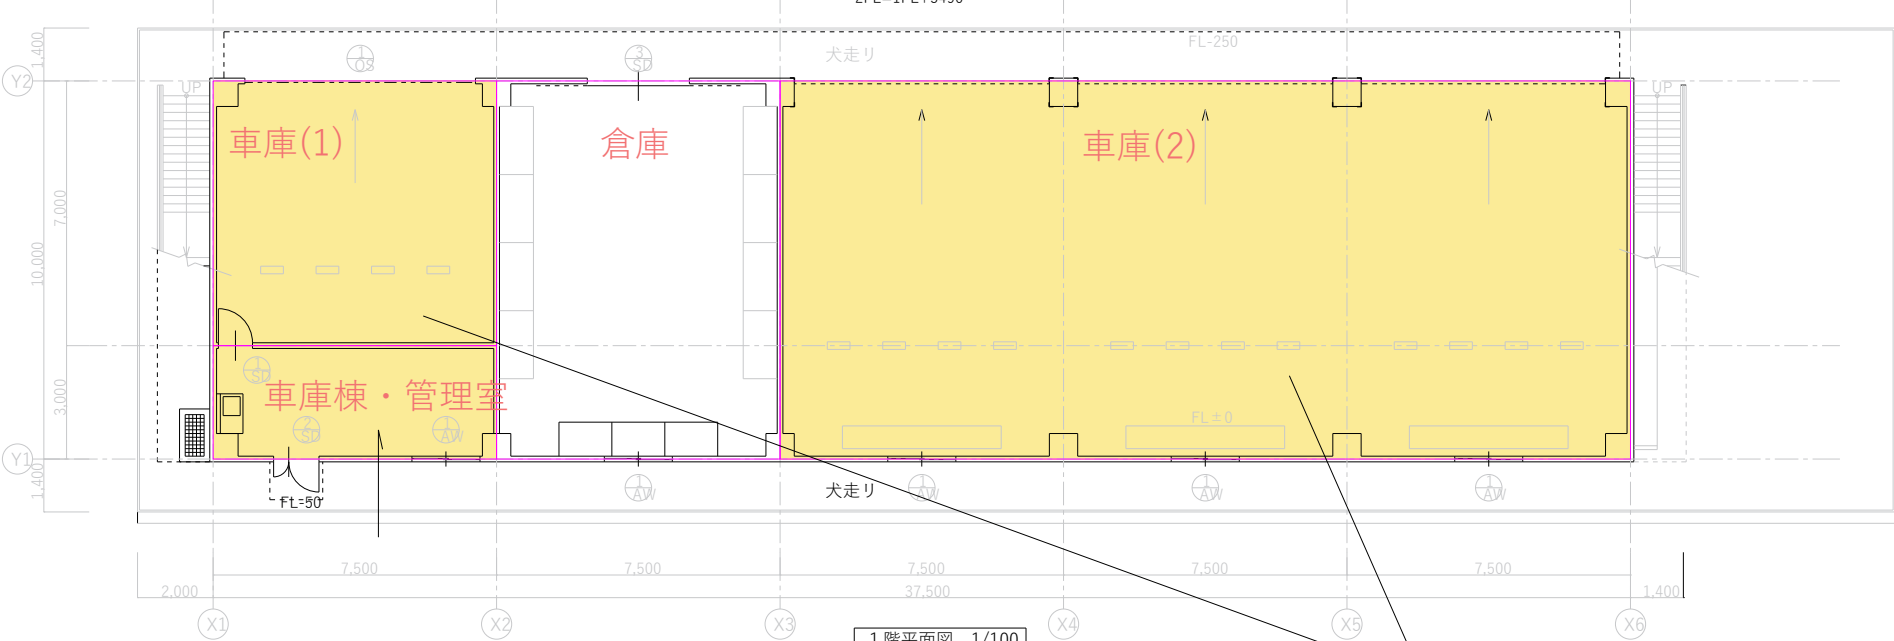

1 階平面図 1/100
1FL設定GL+750

- 240日/年・9時間/日×稼働率50%
- 240日/年・9時間/日×稼働率20%
- 240日/年・9時間/日×稼働率10%

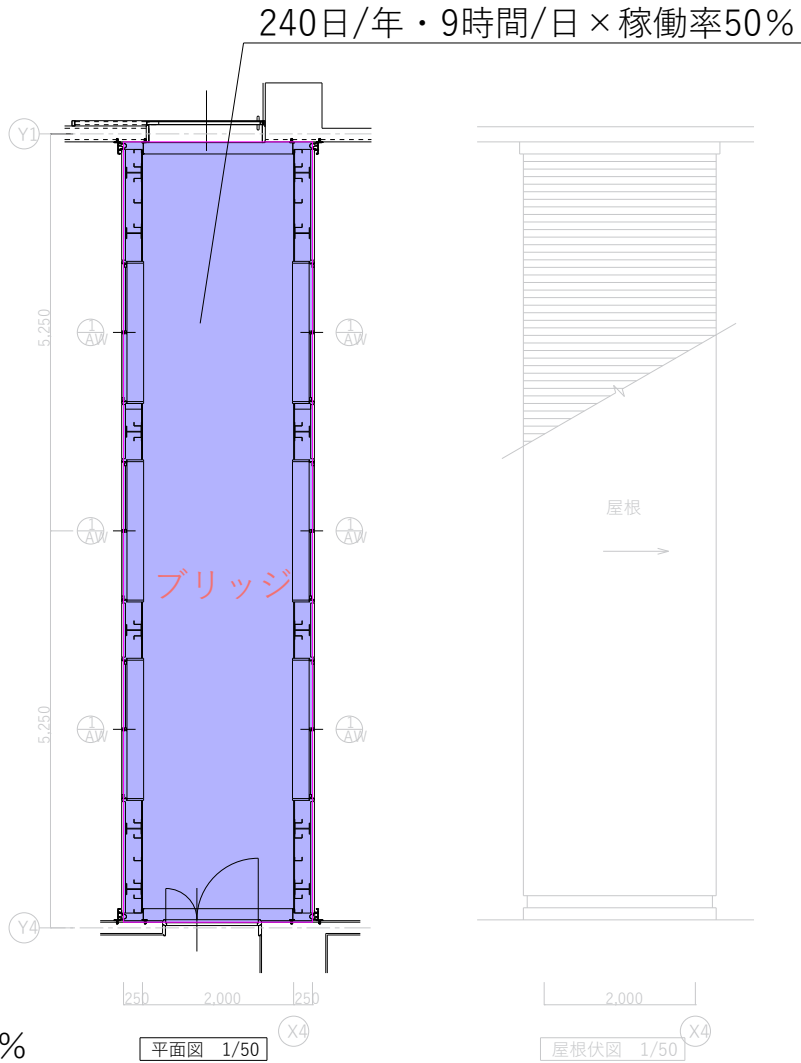

平面図 1/50

屋根伏図 1/50

承認 図章	提出者 提出日	設計者 設計日	受領日	提出者 提出日	提出者 提出日	No.	日付	内容	No.	日付	内容	備考	浪江町役場庁舎Z E B 化改修事業				図面番号 ROOM - 06
													図面名称		図面縮尺	図面番号	
													車庫・倉庫棟 平面図				
													(照明設備)				
	提出日		A1:1/100 A3:1/200		図面縮尺		図面番号										
	提出日		A1:1/100 A3:1/200		図面縮尺		図面番号										
	提出日		A1:1/100 A3:1/200		図面縮尺		図面番号										
	提出日		A1:1/100 A3:1/200		図面縮尺		図面番号										