


全体平面図 S=1:2,500

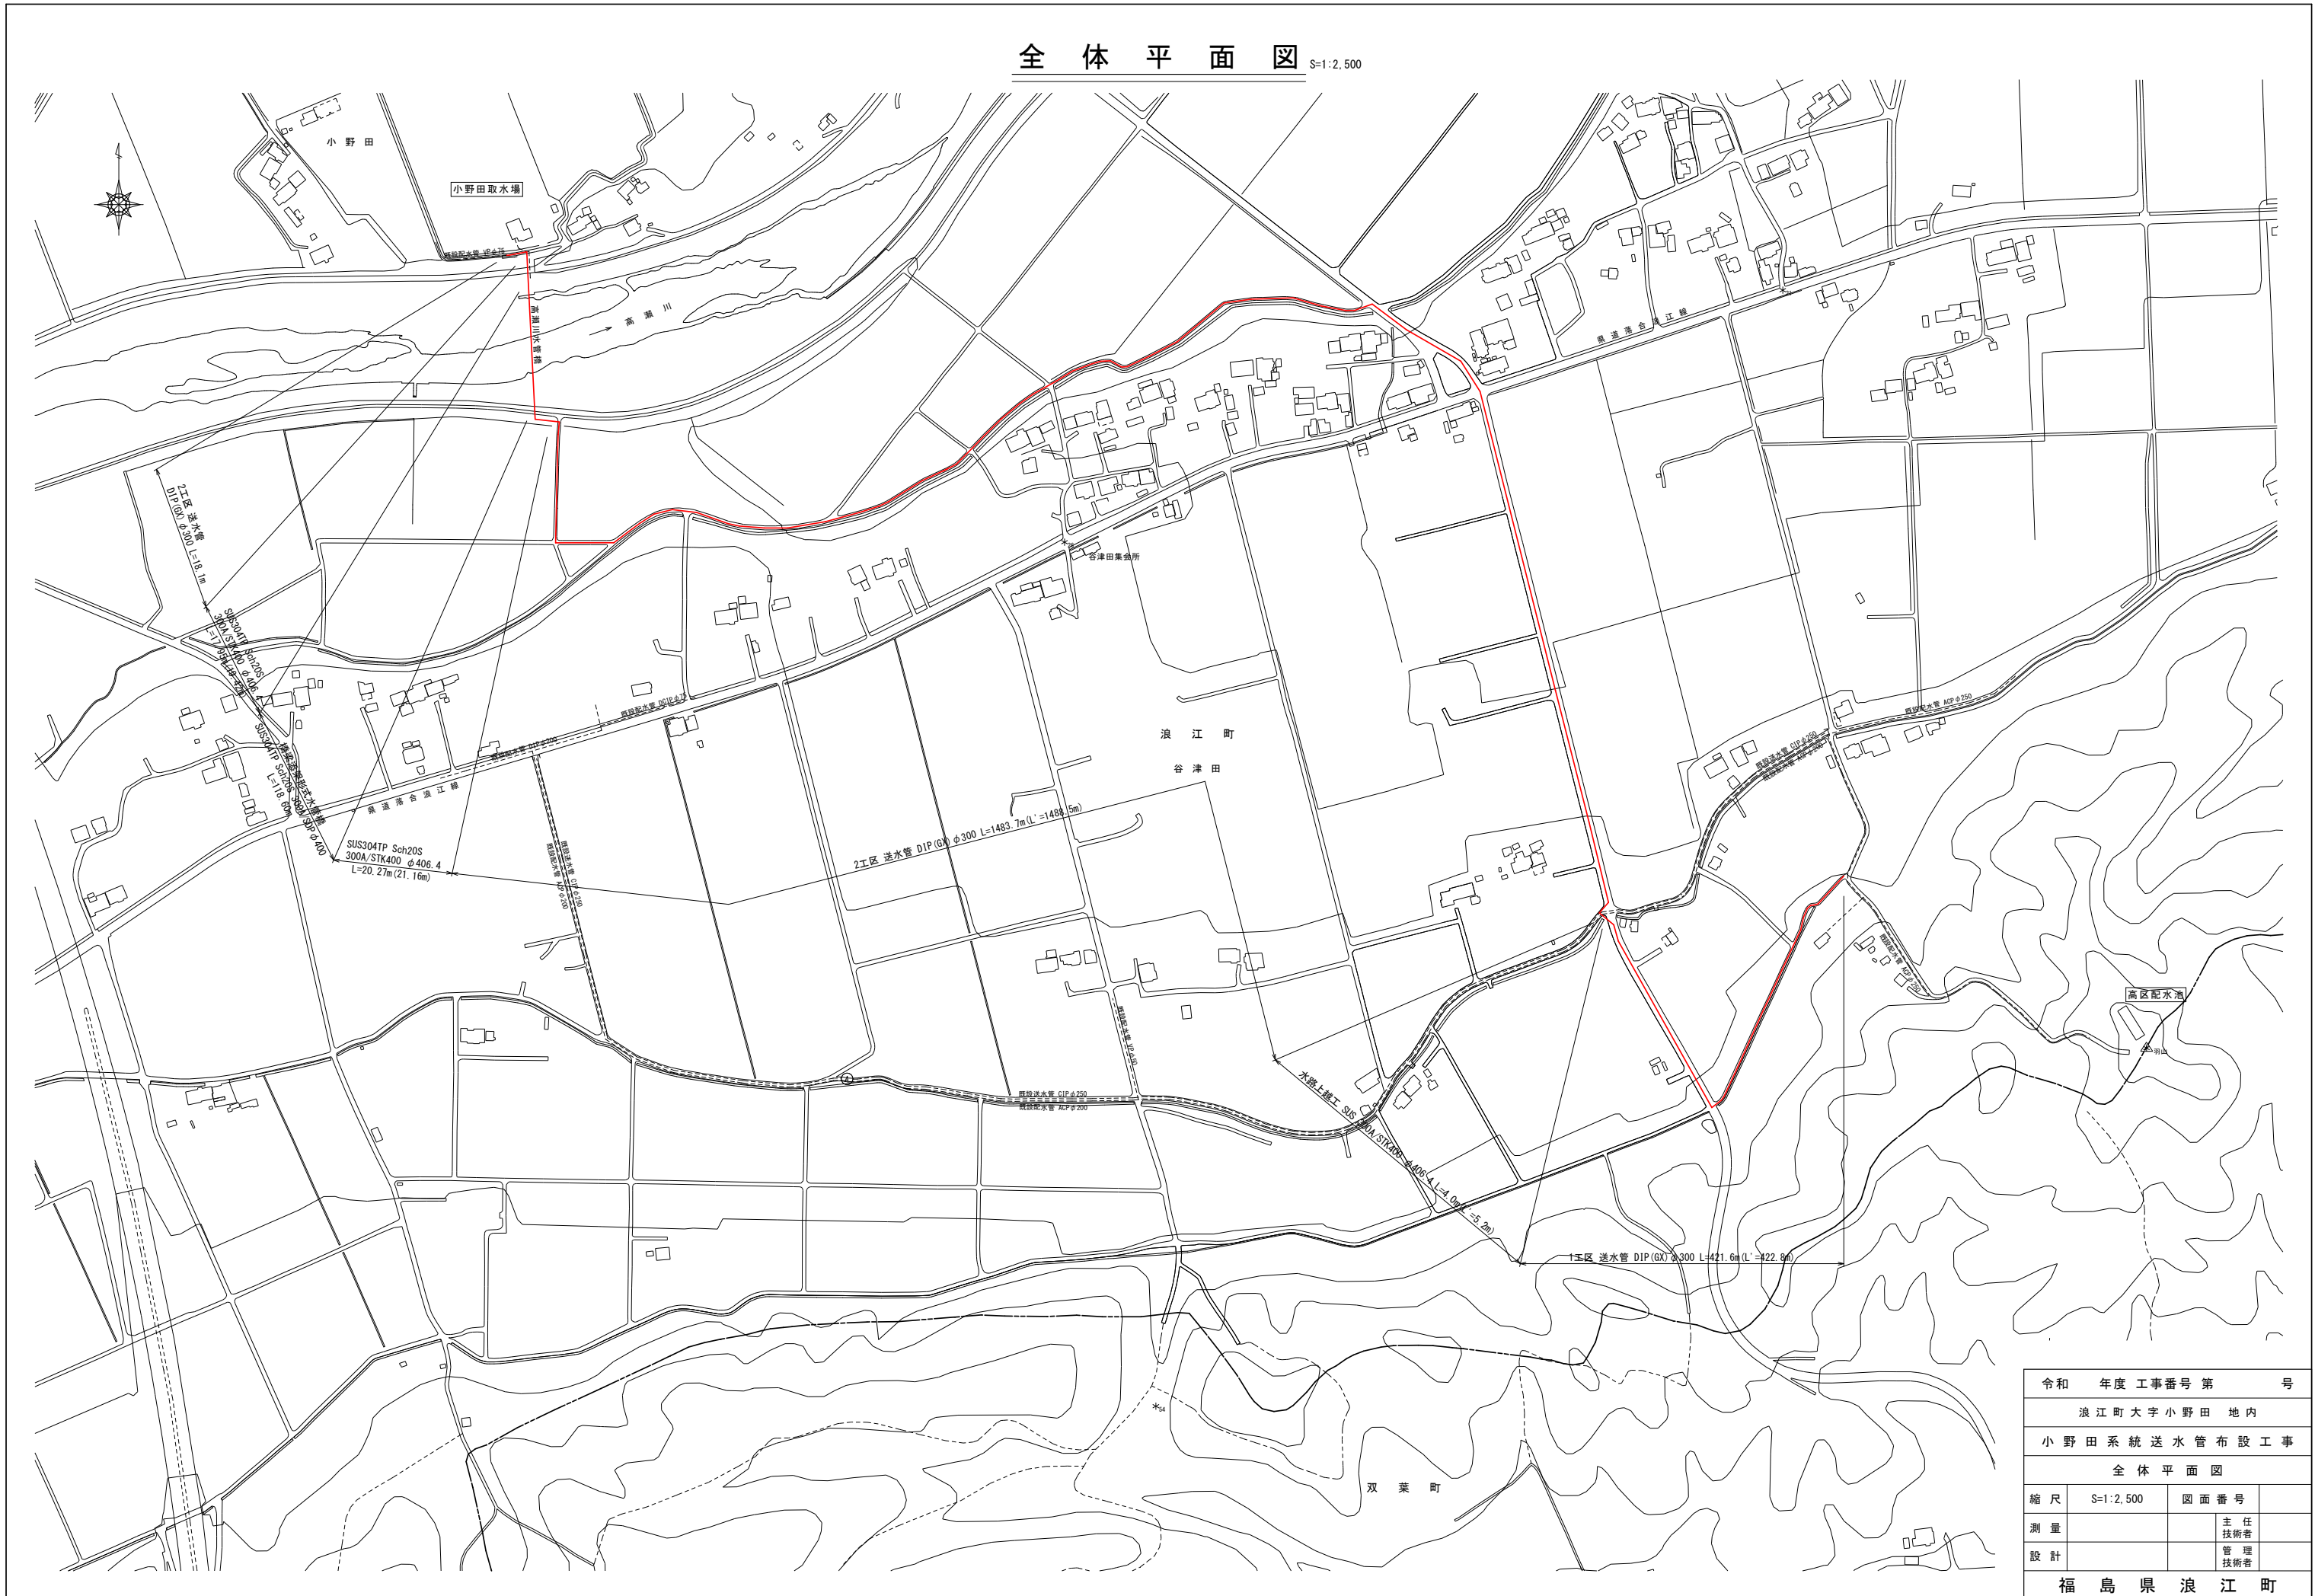

令和	年度	工事番号	第	号
浪江町大字小野田 地内				
小野田系統送水管 布設工事				
全体平面図				
縮尺	S=1:2,500	図面番号		
測量		主任	技術者	
設計		管理	技術者	
福島県浪江町				