
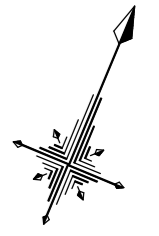


さけふ化施設 平面図

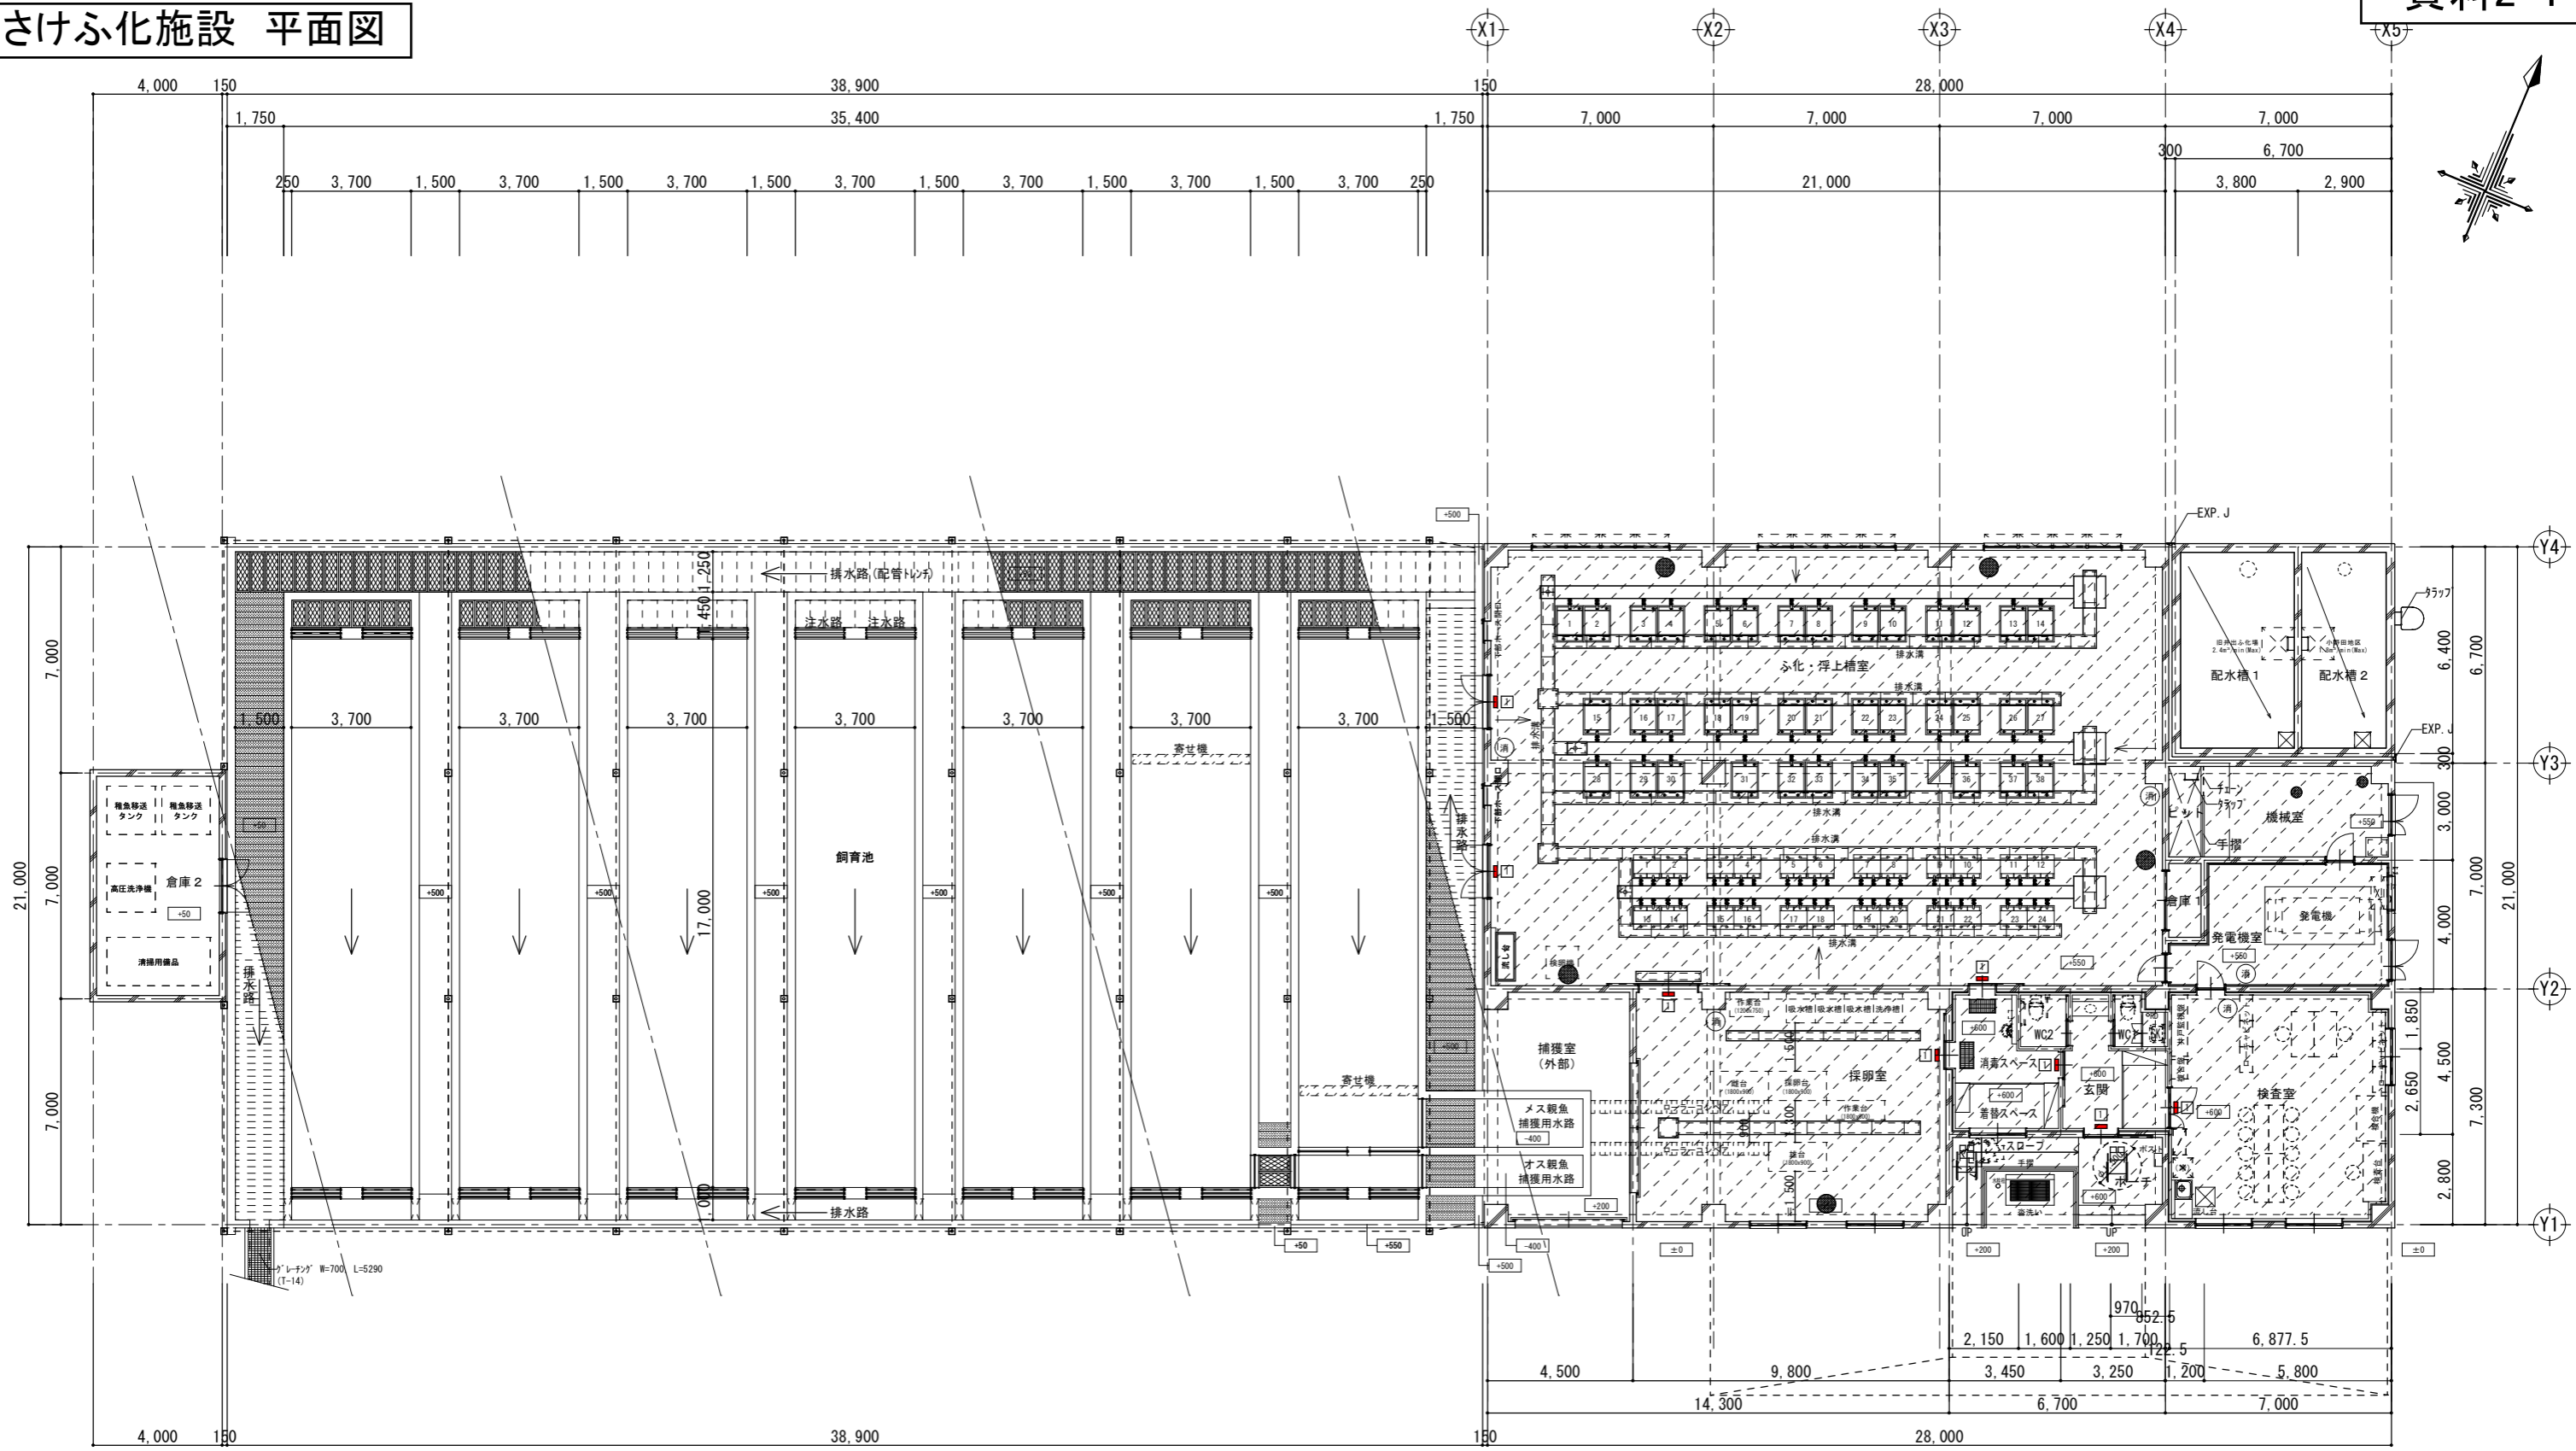


倉庫 2

飼育池


管理棟

- 凡例
- ビット
 - マンホール蓋
 - 床下点検口
 - 避難誘導標識 (高輝度蓄光型・避難口明示) 120 x 360 (平付)
 - ABC型消火器 (床置き型・底部樹脂加工品) (本体・スタンド共)

作成年月日	変更箇所	変更内容	工事名	図面名称	承認	担当	製図	縮尺 A1:1/100	No.
			さけふ化施設整備工事 (建築)	平面図				令和 7年 3月	A-14

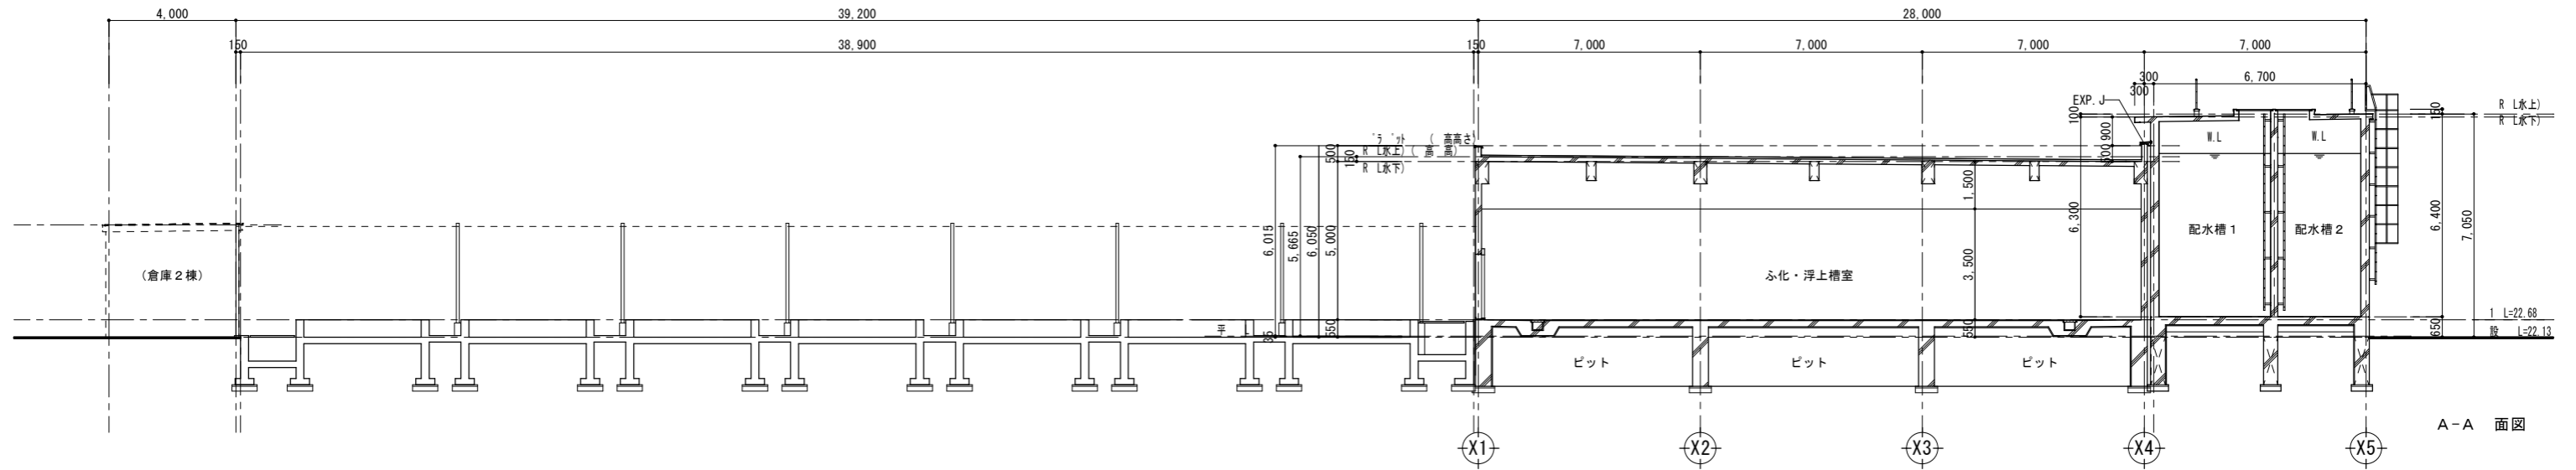


A-A 面図

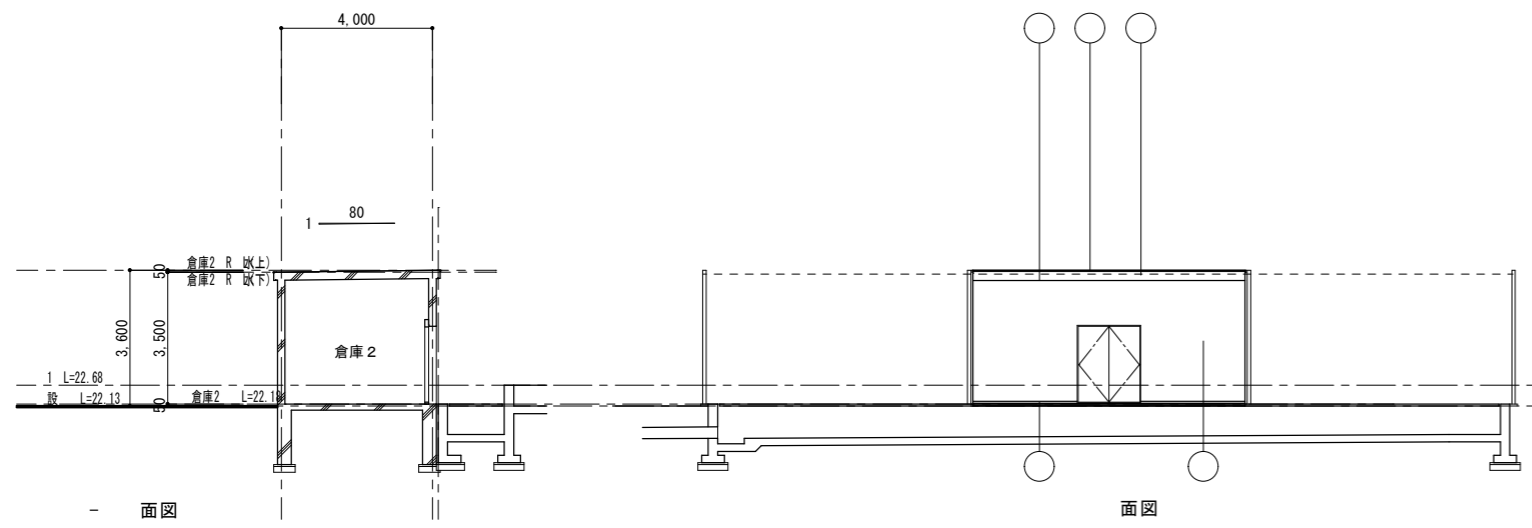


面図

面図

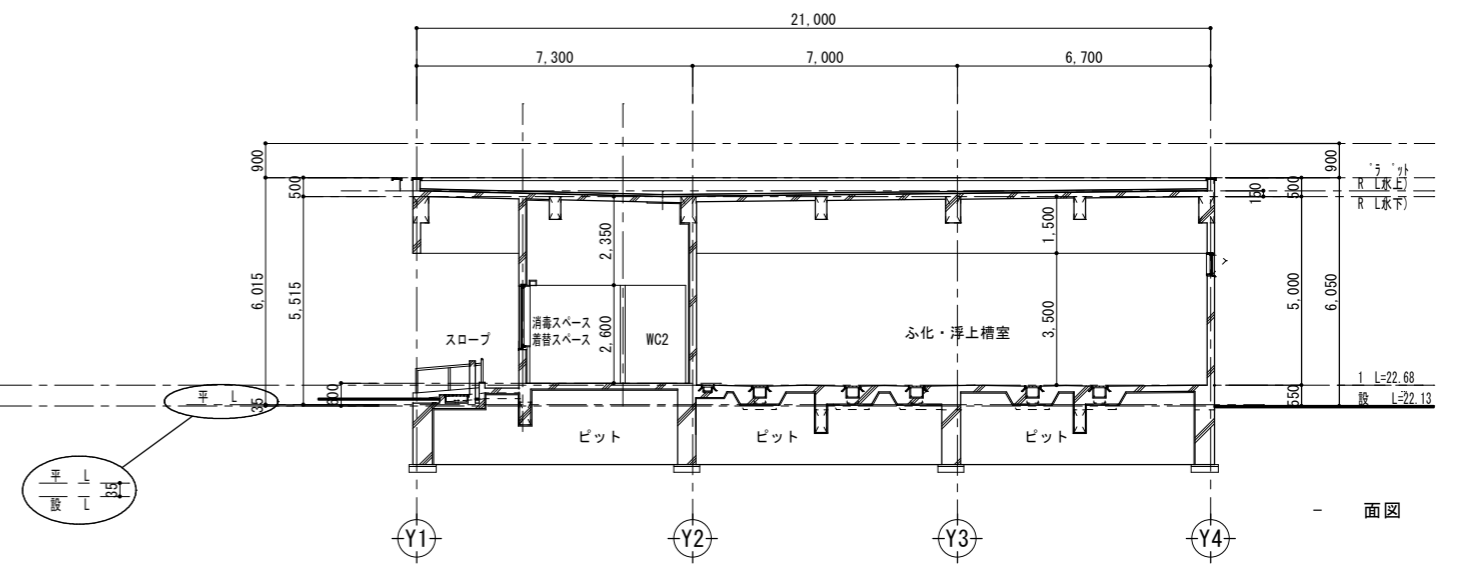


面図

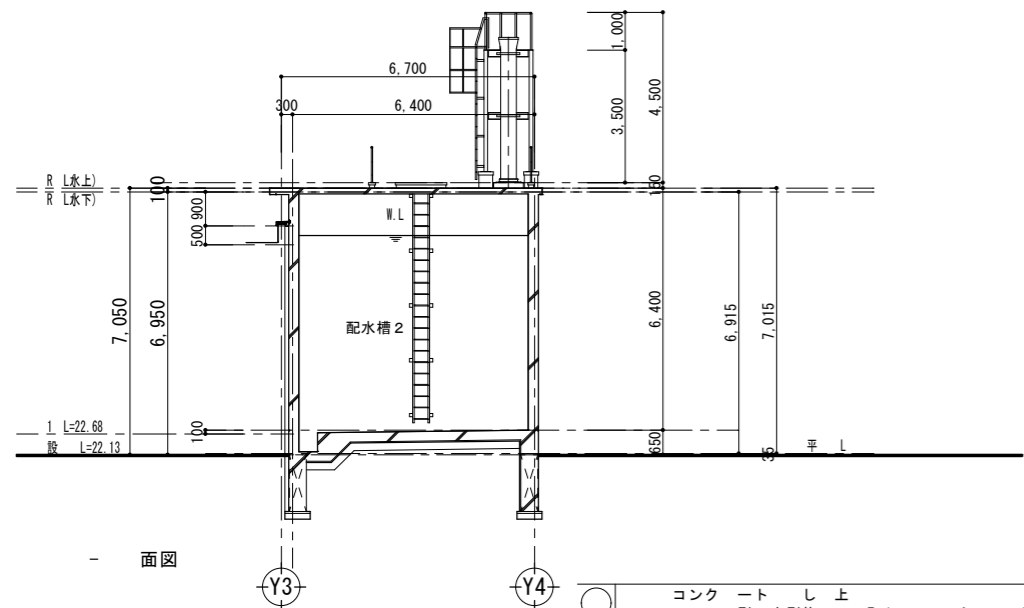


面図

○	コンクリート	仕上げ	型水型複	E(ツ上)
○	外コンクリート	仕上げ	型水型複	E(ツ上)
○	タンク	水部	水	
○	EXP.J	ス	ンス	加工

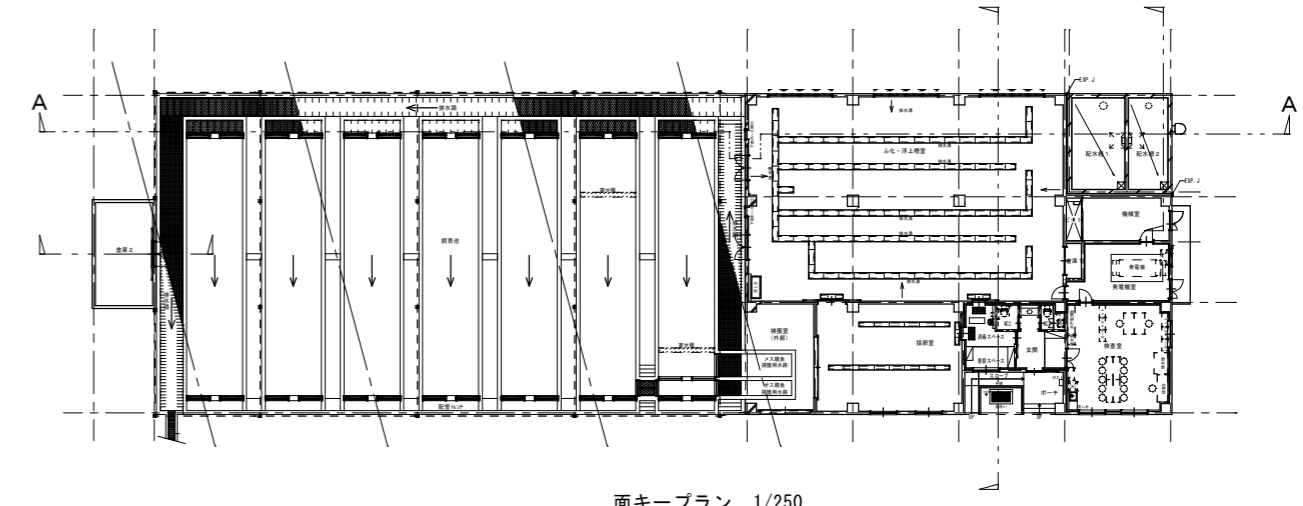


面キープラン 1/250

さけふ化施設 立面図

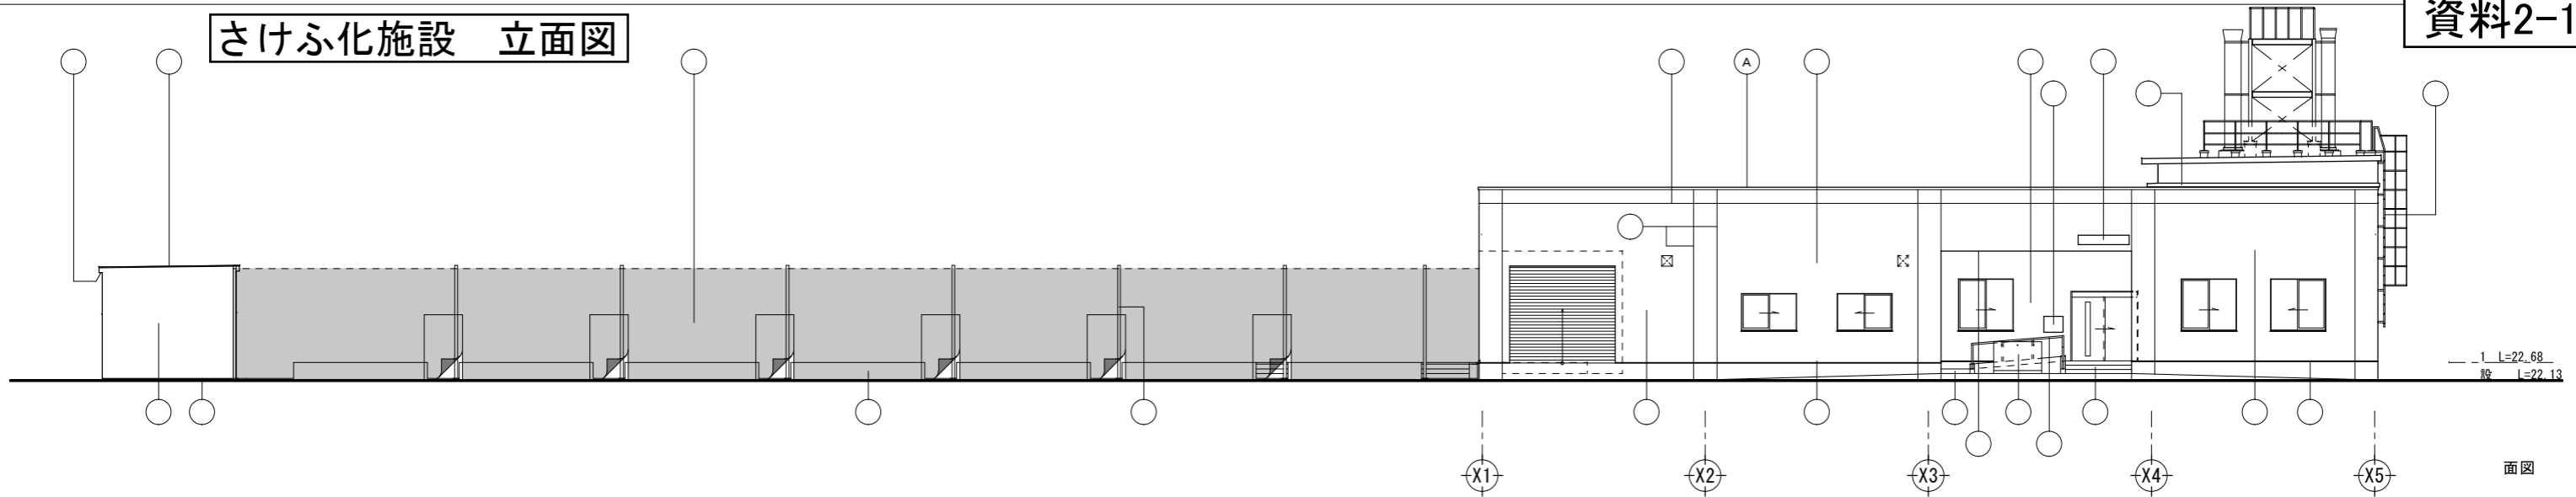

1 L=22.68
股 L=22.13

面図

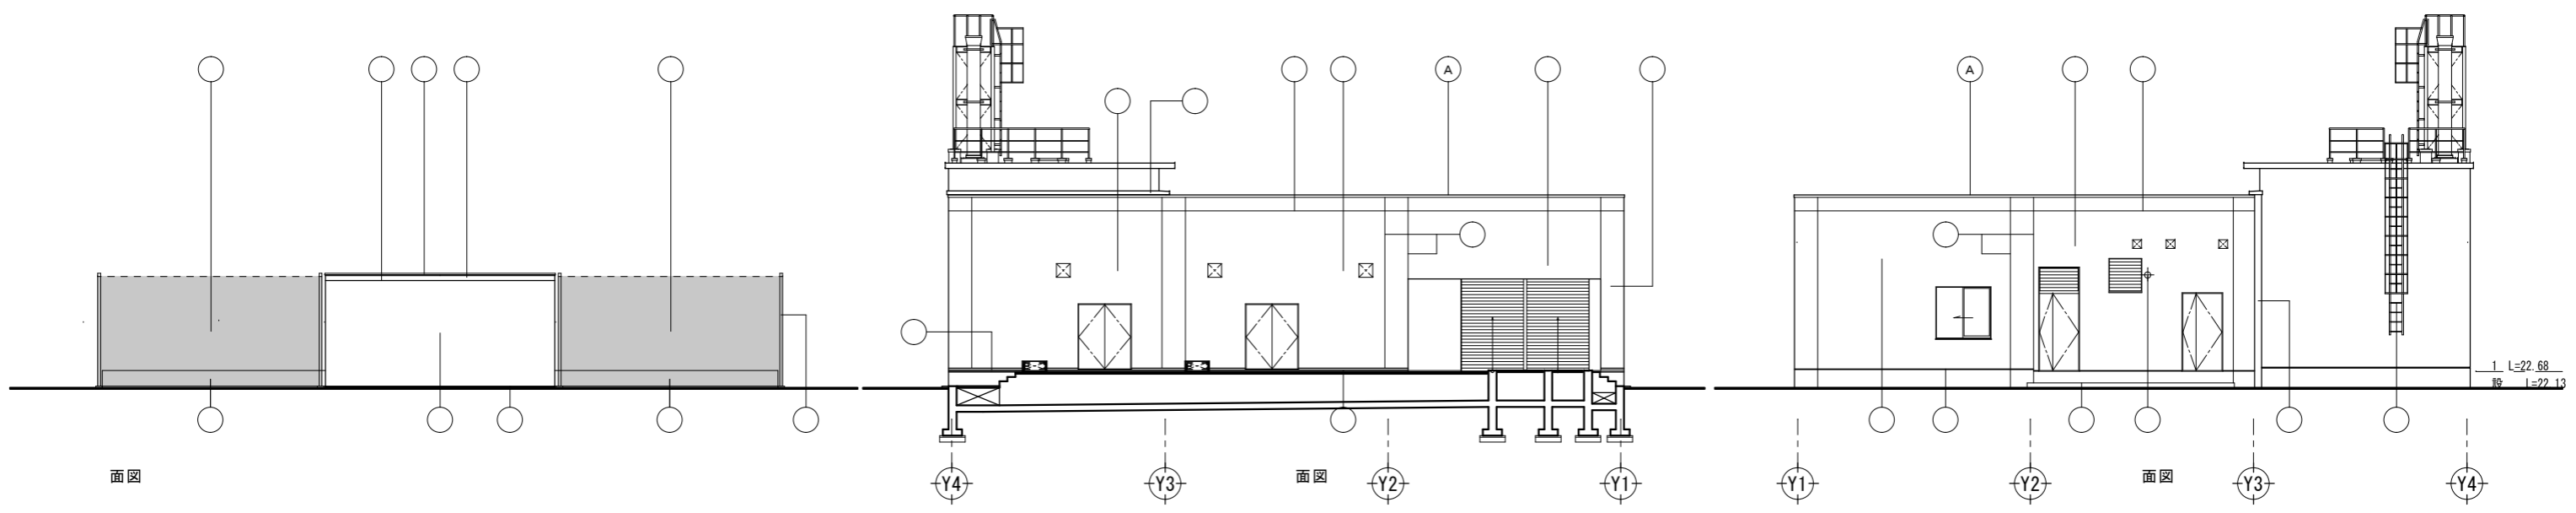


1 L=22.68
股 L=22.13

面図

面図

面図

面図

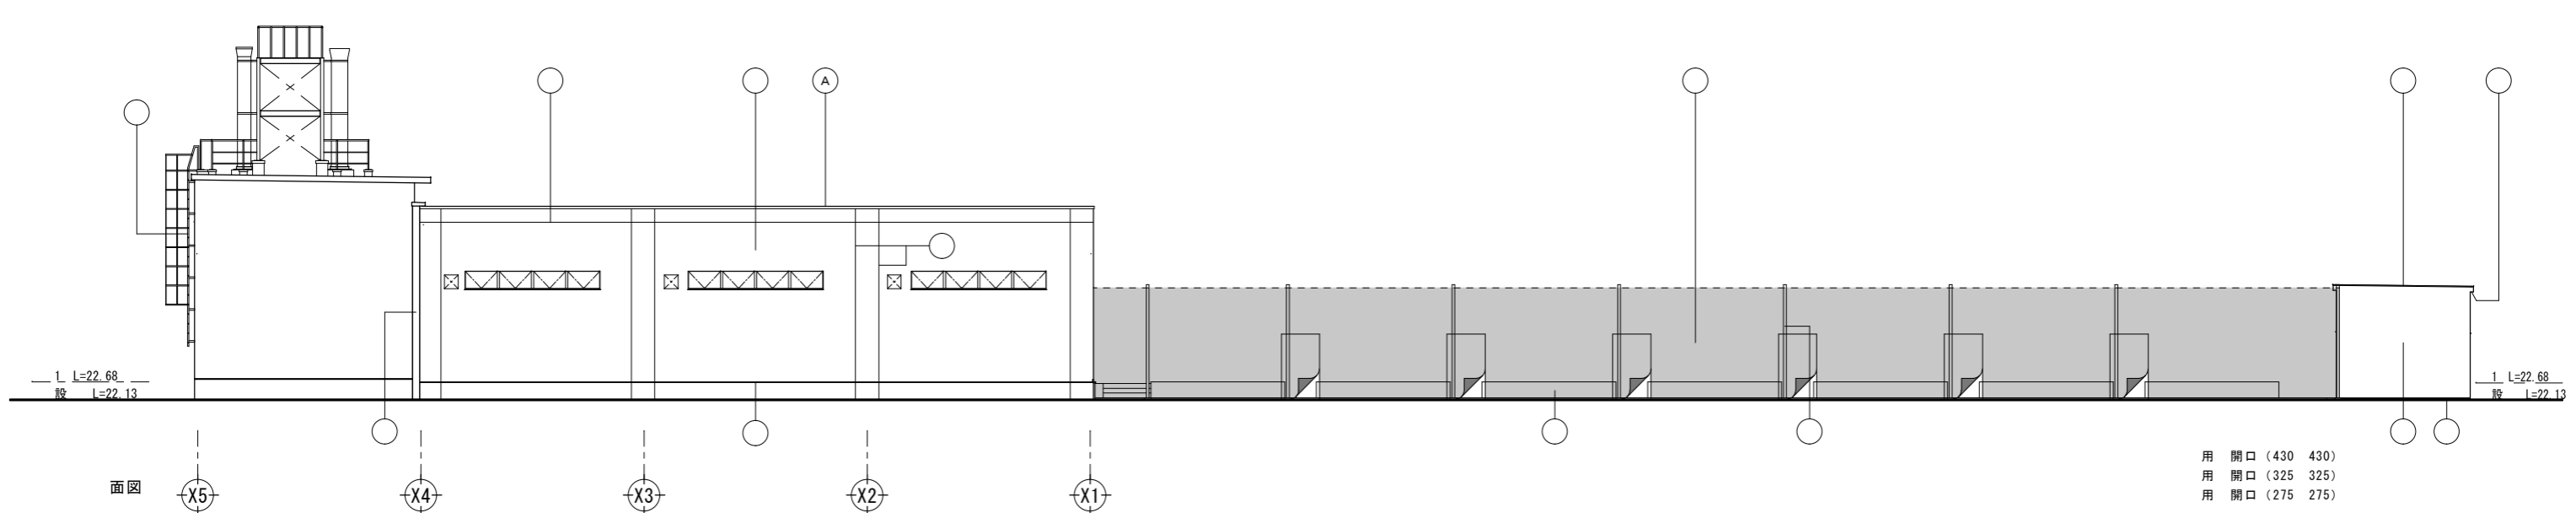

1 L=22.68
股 L=22.13

1 L=22.68
股 L=22.13

面図

用 開口 (430 430)
用 開口 (325 325)
用 開口 (275 275)

(A) タンク (水)	タラップ メッキ 理タラップ (付)	EXP.J アル製 製品	竣工 示 (SUS製 600 500)
アル製 ンターフ (製品W=250 ト 理)	手摺 ス ンス製 (SUS304)	(SUS製 1,600 300)	EXP.J ス ンス 加工
コンク ート 上 E (ッ 上)	池底・池 コンク ート下地 上ポ ア樹脂 水	ス ー 200φ	床 コンク ート 上
外 コンク ート 上 E (ッ 上)	化 地 (ー ン)	タン 水 部 水	ネット (開 部 12 所)
床 コンク ート 上 上 チップ床 10	地 (ー ン)	ポール (付)	配水槽 上 配水槽 図
キ ル ード 6.0 付 (部)			

竣工 図